



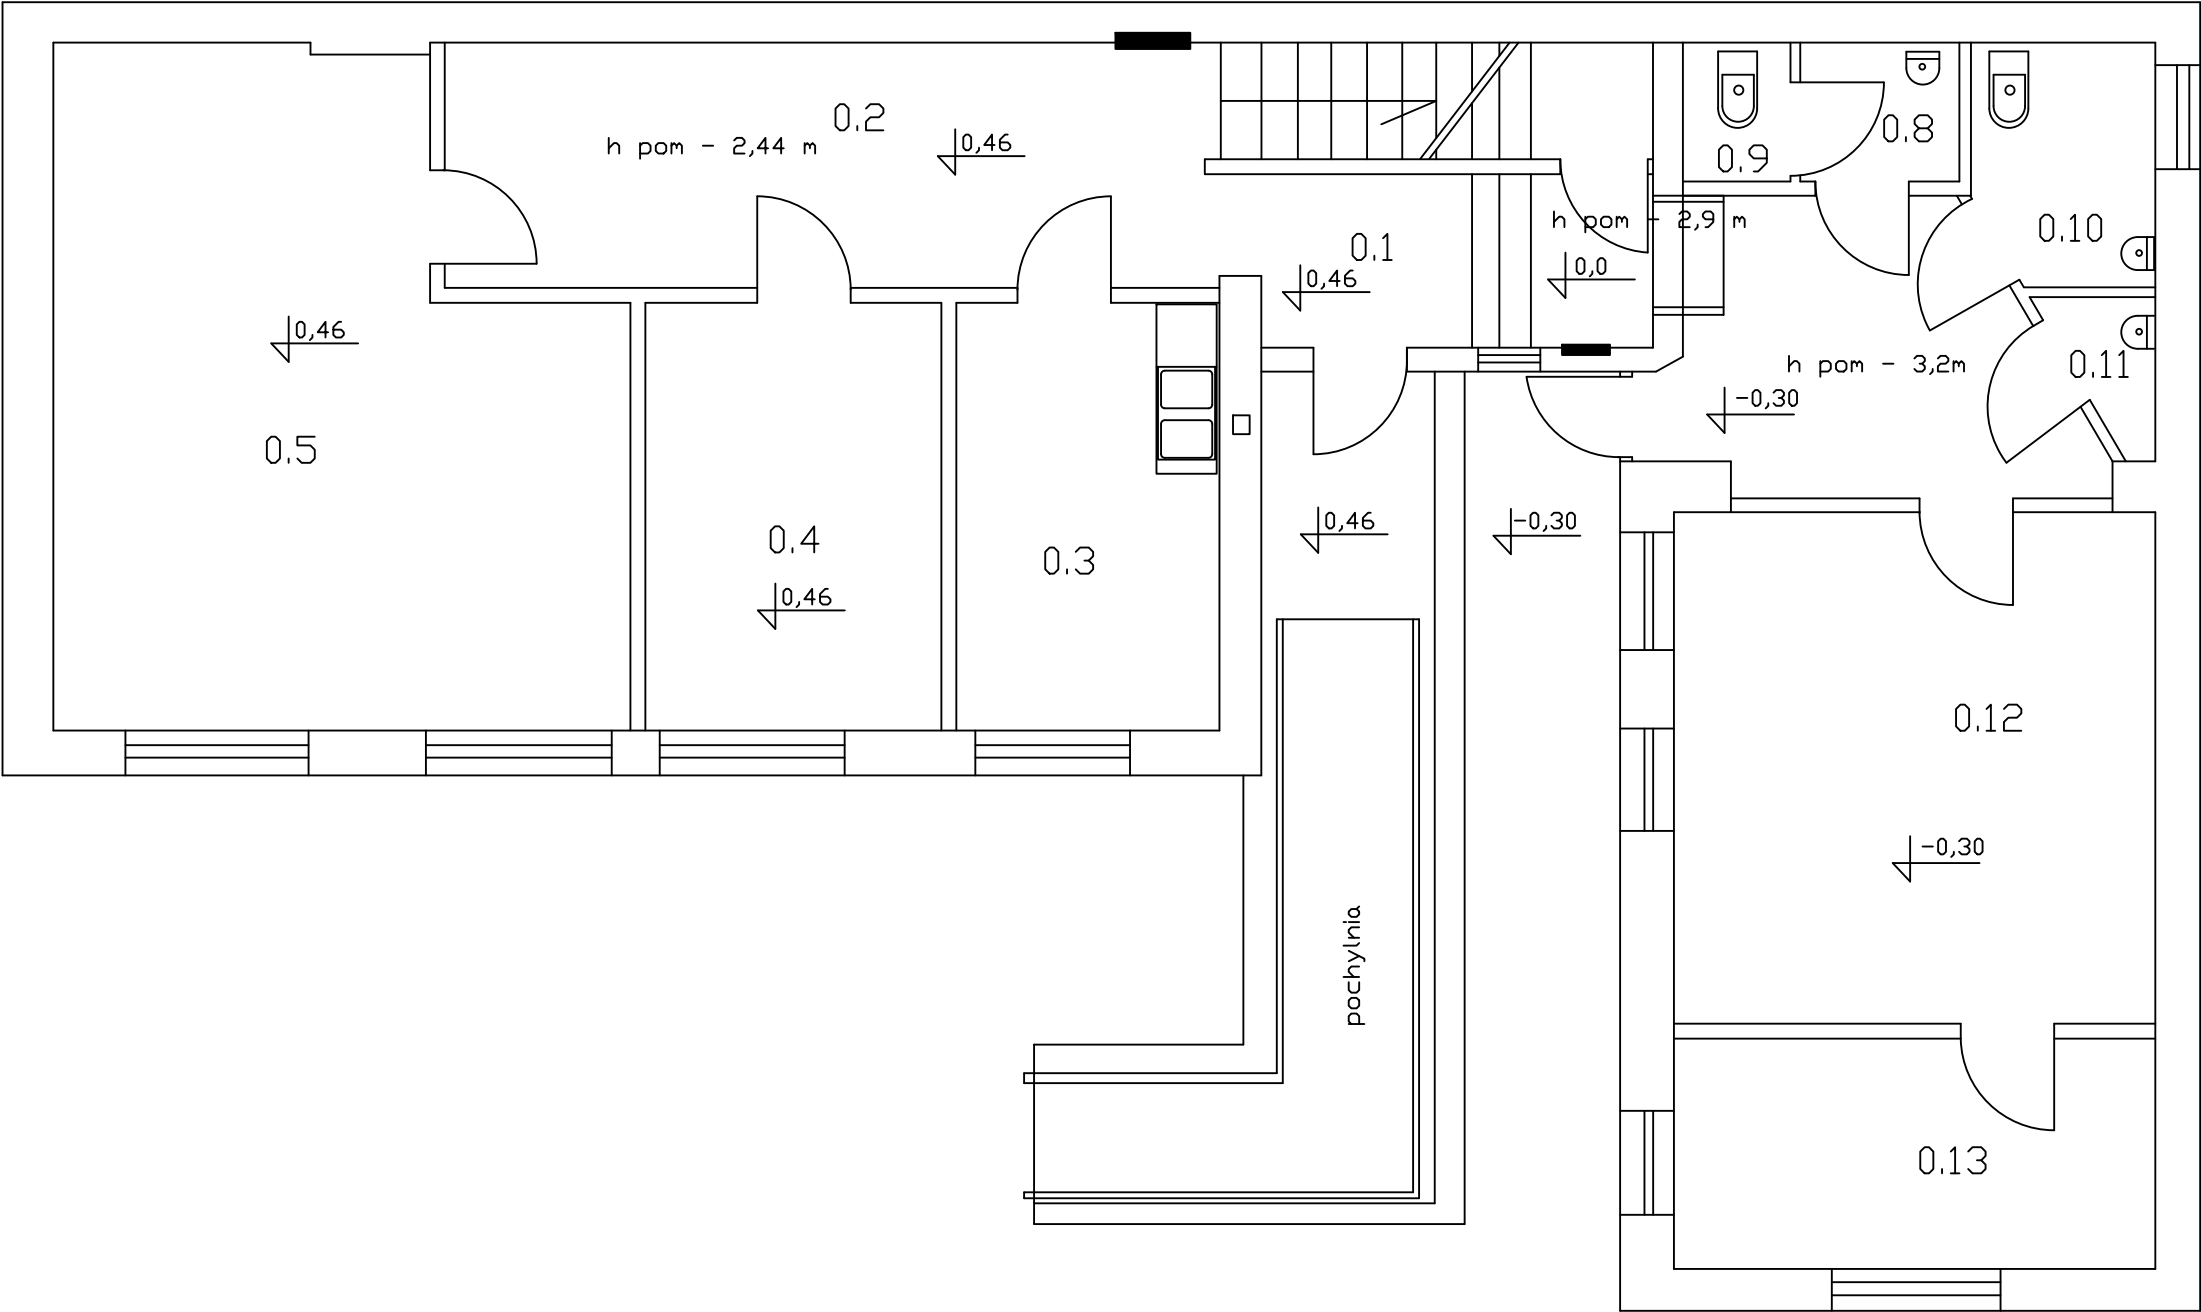

SKALA 1:1000

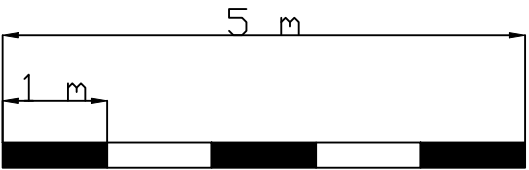

temat: „Instalacja oświetlenia awaryjnego i ewakuacyjnego, przebudowa rozdzielni głównej oraz zabudowa głównego wyłącznika prądu w budynku Terenowego Punktu Pomocy Społecznej nr 5 przy ul. Dębowej 16c”				inwestor Miejski Ośrodek Pomocy Społecznej w Katowicach	
obiekt: Terenowy Punkt Pomocy Społecznej nr 5 przy ul. Dębowej 16c				ul. Wita Stwosza 7; 40-040 Katowice	
rysunek: RZUT PARTERU. INWETARYZACJA					
faza: PROJEKT TECHNICZNY					
sprawdził	mgr inż. Paweł Szydło			NR PROJEKTU	
projektował	mgr inż. Piotr Hepa		06.2025	176/06/2025	
PHU PRO–EL Piotr Hepa				NR RYSUNKU E–0.2	